


## Quadra de Esportes

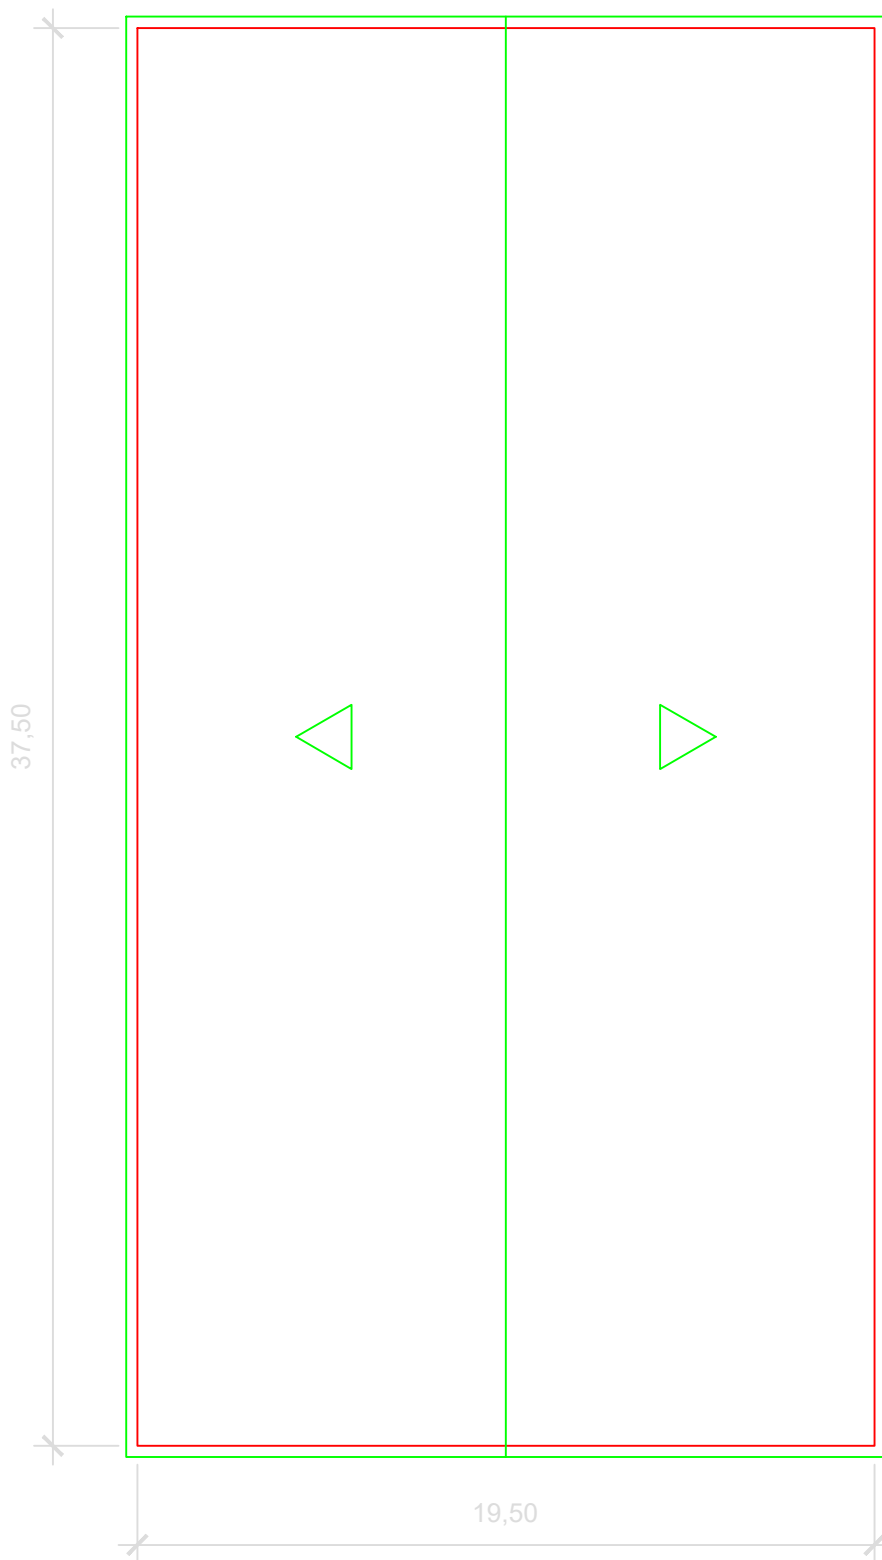

PREFEITURA MUNICIPAL DE NITERÓI

PLANTA BAIXA CONSTRUÇÃO SEDE

COMPLEXO ESPORTIVO DO BAGUEIRÃO  
QUADRA ESPORTIVA

DIRETOR DE OPERAÇÕES:  
ANTONIO C. LOUROSA DE S. JUNIOR

EXECUÇÃO EM Acad :  
BRUNNO ESTIGARRIBIA

ESCALA:  
1/200

DATA:  
NOVEMBRO/21



EMUSA

FOLHA:

02