



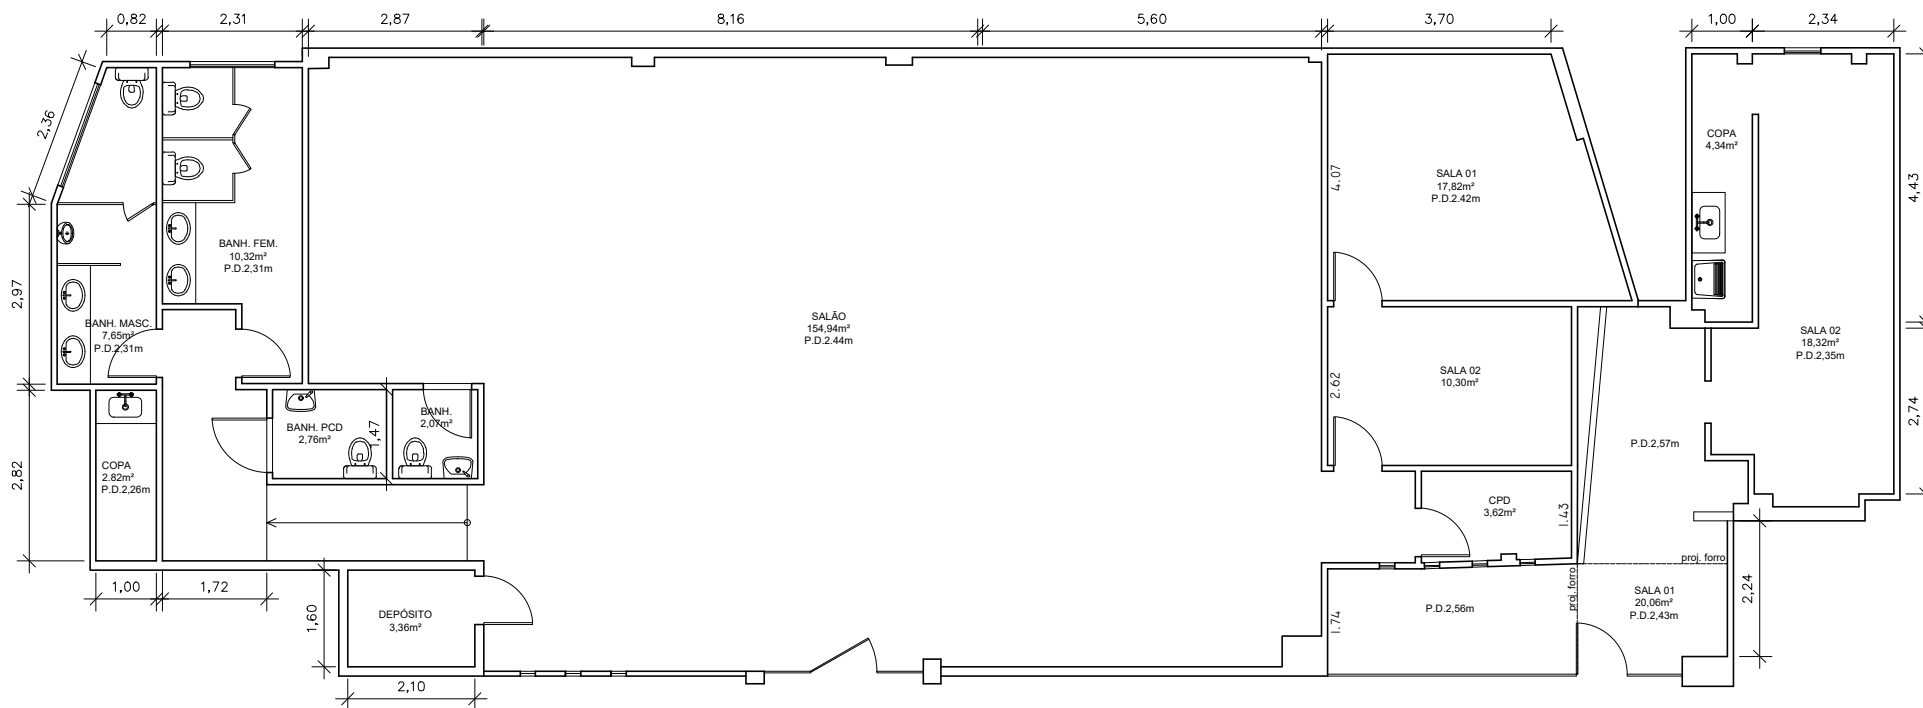

01 PLANTA BAIXA - LEVANTAMENTO
ESCALA 1:125

Empresa de Infraestrutura e Obras de Niterói – ION	 PREFEITURA DE NITERÓI INFRAESTRUTURA E OBRAS DE NITERÓI		PREFEITURA MUNICIPAL DE NITERÓI	
	PROJETO PARA REFORMA DO ESPAÇO QUE ABRIGARÁ A CASA DO EMPREENDEDOR, PROGRAMA NITERÓI EMPREENDEDORA E JUCERJA (NITERÓI SHOPPING), BAIRRO: CENTRO, NITERÓI			FOLHA:
	DESENHO: PLANTA BAIXA LEVANTAMENTO			01
	DIRETORA DE OPERAÇÕES: LEILA FIGUEIREDO	EXECUÇÃO EM Acad: PRISCILA SANTOS	DATA: ABRIL/2025	ESCALA: 1/125

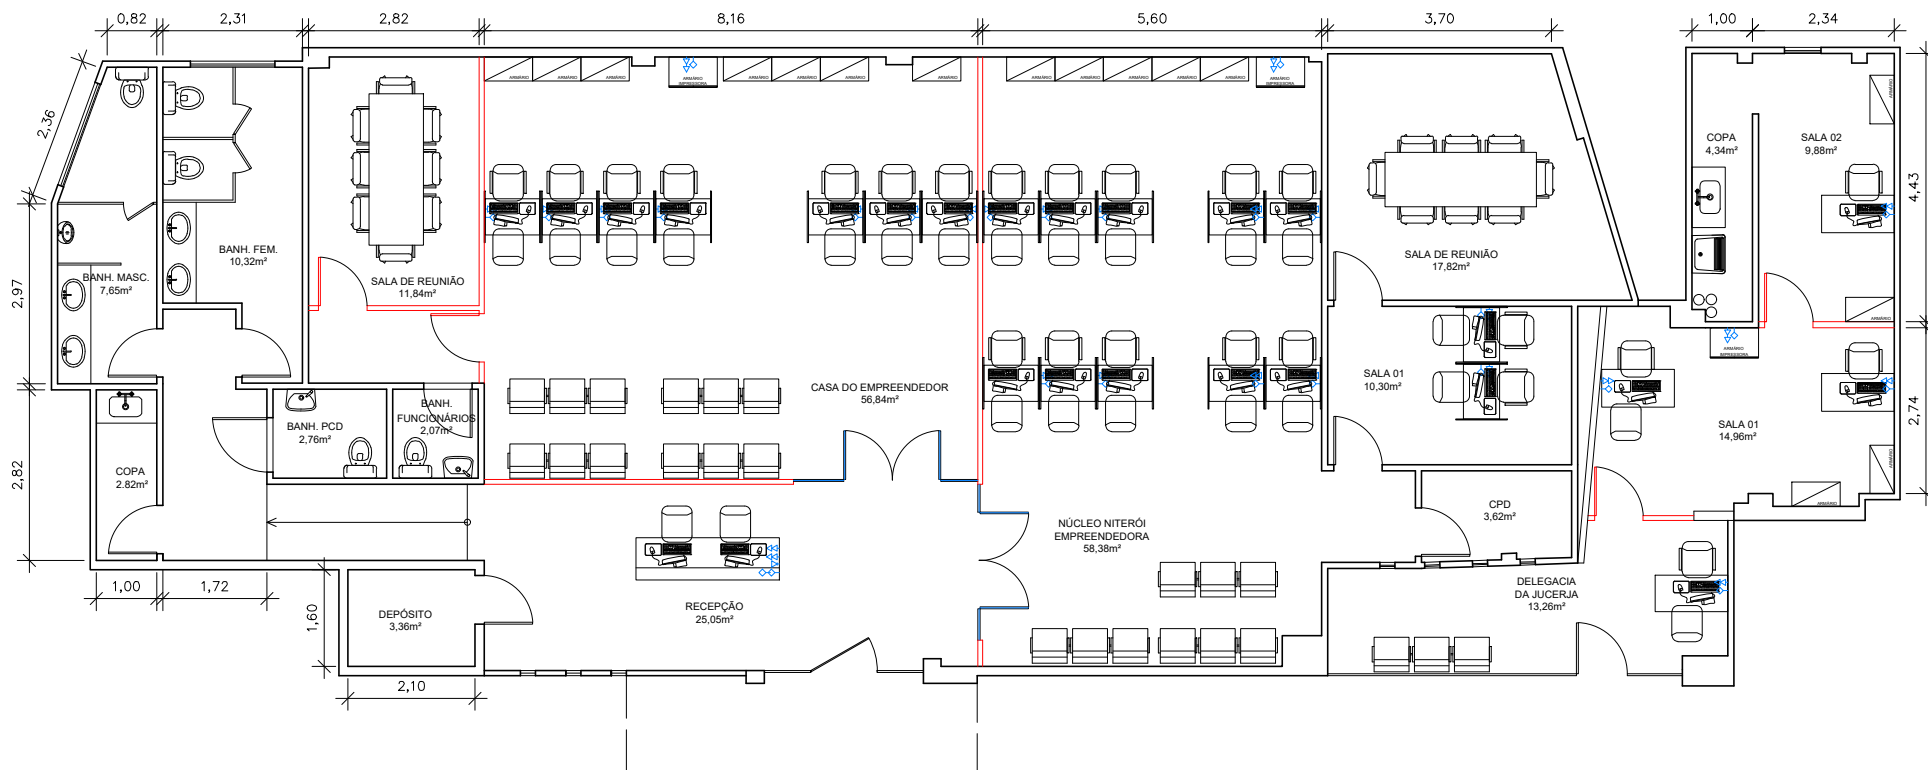

02 PLANTA BAIXA
ESCALA 1:125

Empresa de Infraestrutura e Obras de Niterói – ION



INFRAESTRUTURA
E OBRAS
DE NITERÓI

PREFEITURA MUNICIPAL DE NITERÓI

PROJETO PARA REFORMA DO ESPAÇO QUE ABRIGARÁ A CASA DO EMPREENDEDOR, PROGRAMA NITERÓI EMPREENDEDORA E JUCERJA (NITERÓI SHOPPING), BAIRRO: CENTRO, NITERÓI

DESENHO:

PLANTA BAIXA REFORMA

DIRETORA DE OPERAÇÕES:

LEILA FIGUEIREDO

EXECUÇÃO EM Acad:

PRISCILA SANTOS

DATA:


ABRIL/2025

FOLHA:

02

ESCALA:

1/125

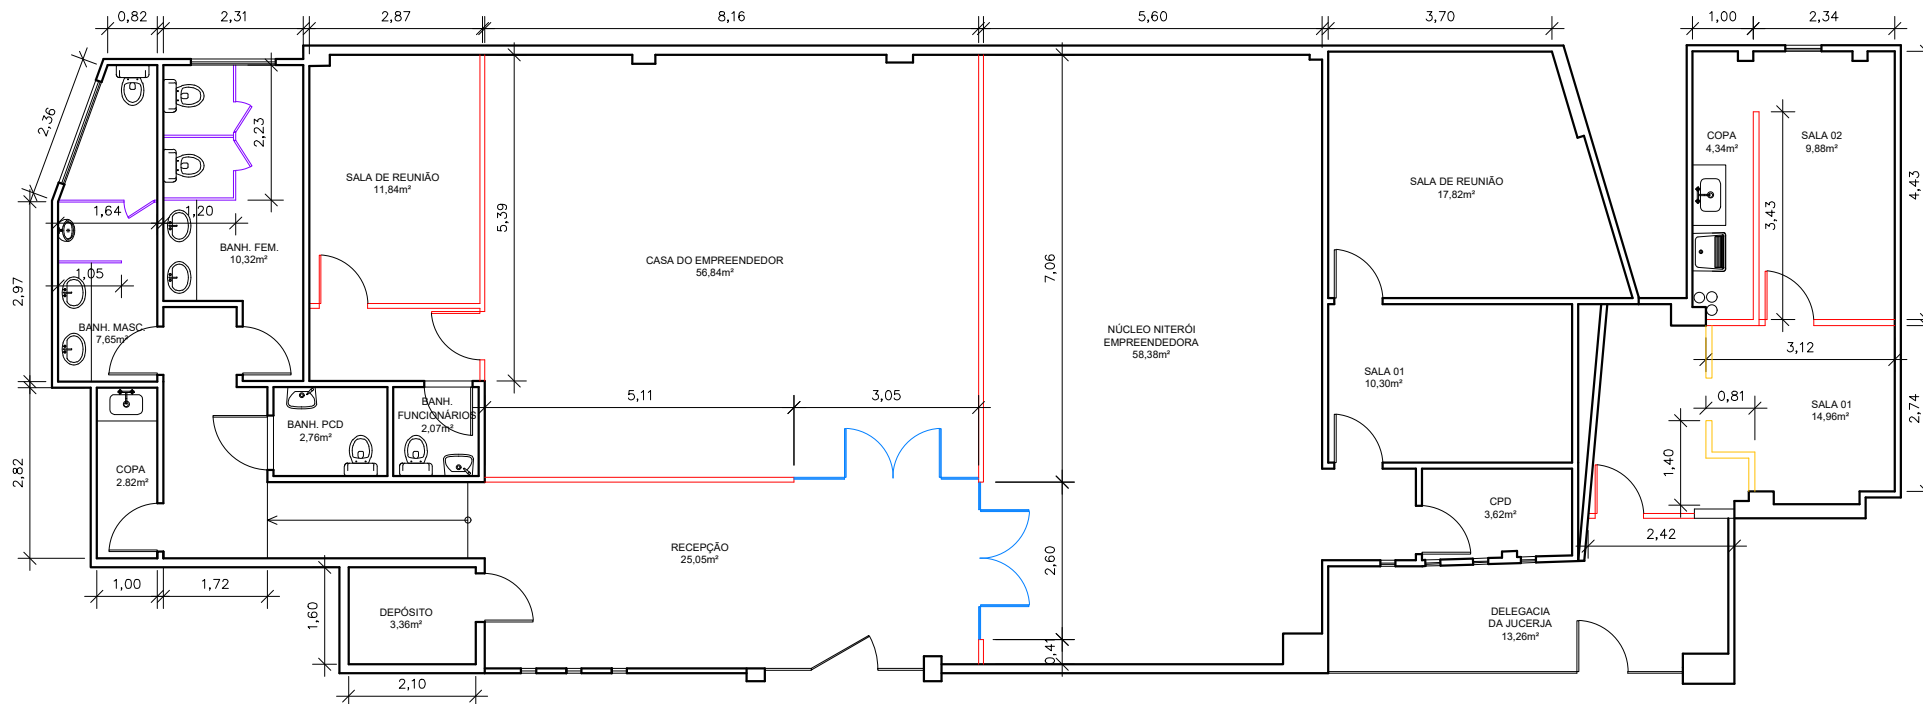

03 PLANTA BAIXA
ESCALA 1:125

LEGENDA

- À CONSTRUIR - DRYWALL
- À CONSTRUIR - VIDRO
- SUBSTITUIR DIVISÓRIAS
- À DEMOLIR



INFRAESTRUTURA
E OBRAS
DE NITERÓI

PREFEITURA MUNICIPAL DE NITERÓI

PROJETO PARA REFORMA DO ESPAÇO QUE ABRIGARÁ A CASA DO EMPREENDEDOR, PROGRAMA NITERÓI EMPREENDEDORA E JUCERJA (NITERÓI SHOPPING), BAIRRO: CENTRO, NITERÓI

DESENHO:

PLANTA BAIXA CONSTRUIR / DEMOLIR

DIRETORA DE OPERAÇÕES:

LEILA FIGUEIREDO

EXECUÇÃO EM Acad:

PRISCILA SANTOS

DATA:


ABRIL/2025

FOLHA:

03

ESCALA:

1/125

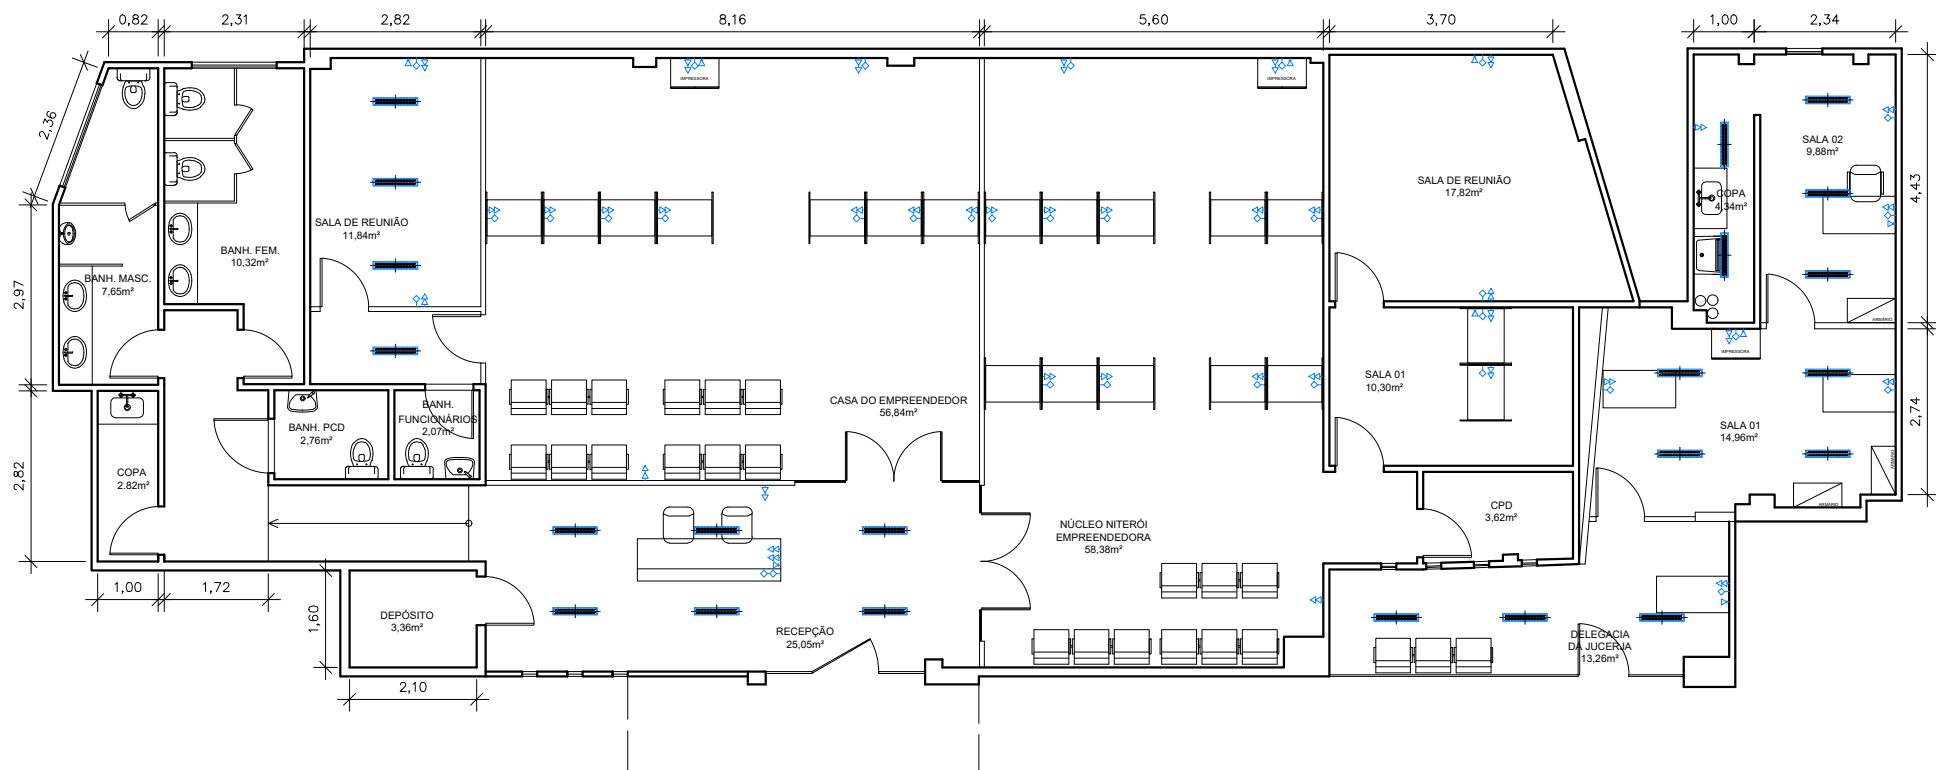

LEGENDA	
	LUMINÁRIA FLUORESCENTE DE EMBUTIR 2X32W, COM ALETAS
	TOMADA BAIXA DE ENERGIA PADRÃO BRASILEIRO, INSTALADA A 0,30m DO PISO
	TOMADA MÉDIA DE ENERGIA PADRÃO BRASILEIRO, INSTALADA A 1,20m DO PISO
	PONTO DE LÓGICA
	PONTO DE TELEFONE

Empresa de Infraestrutura e Obras de Niterói - ION



INFRAESTRUTURA
E OBRAS
DE NITERÓI

PREFEITURA MUNICIPAL DE NITERÓI

PROJETO PARA REFORMA DO ESPAÇO QUE ABRIGARÁ A CASA DO EMPREENDEDOR, PROGRAMA NITERÓI EMPREENDEDORA E JUCERJA (NITERÓI SHOPPING), BAIRRO: CENTRO, NITERÓI

DESENHO:

PLANTA BAIXA LOCAÇÃO DE PONTOS

DIRETORA DE OPERAÇÕES:

LEILA FIGUEIREDO

EXECUÇÃO EM Acad:

PRISCILA SANTOS

DATA:

ABRIL/2025

FOLHA:

04

ESCALA:

1/125