


**011** PLANTA DE SITUAÇÃO

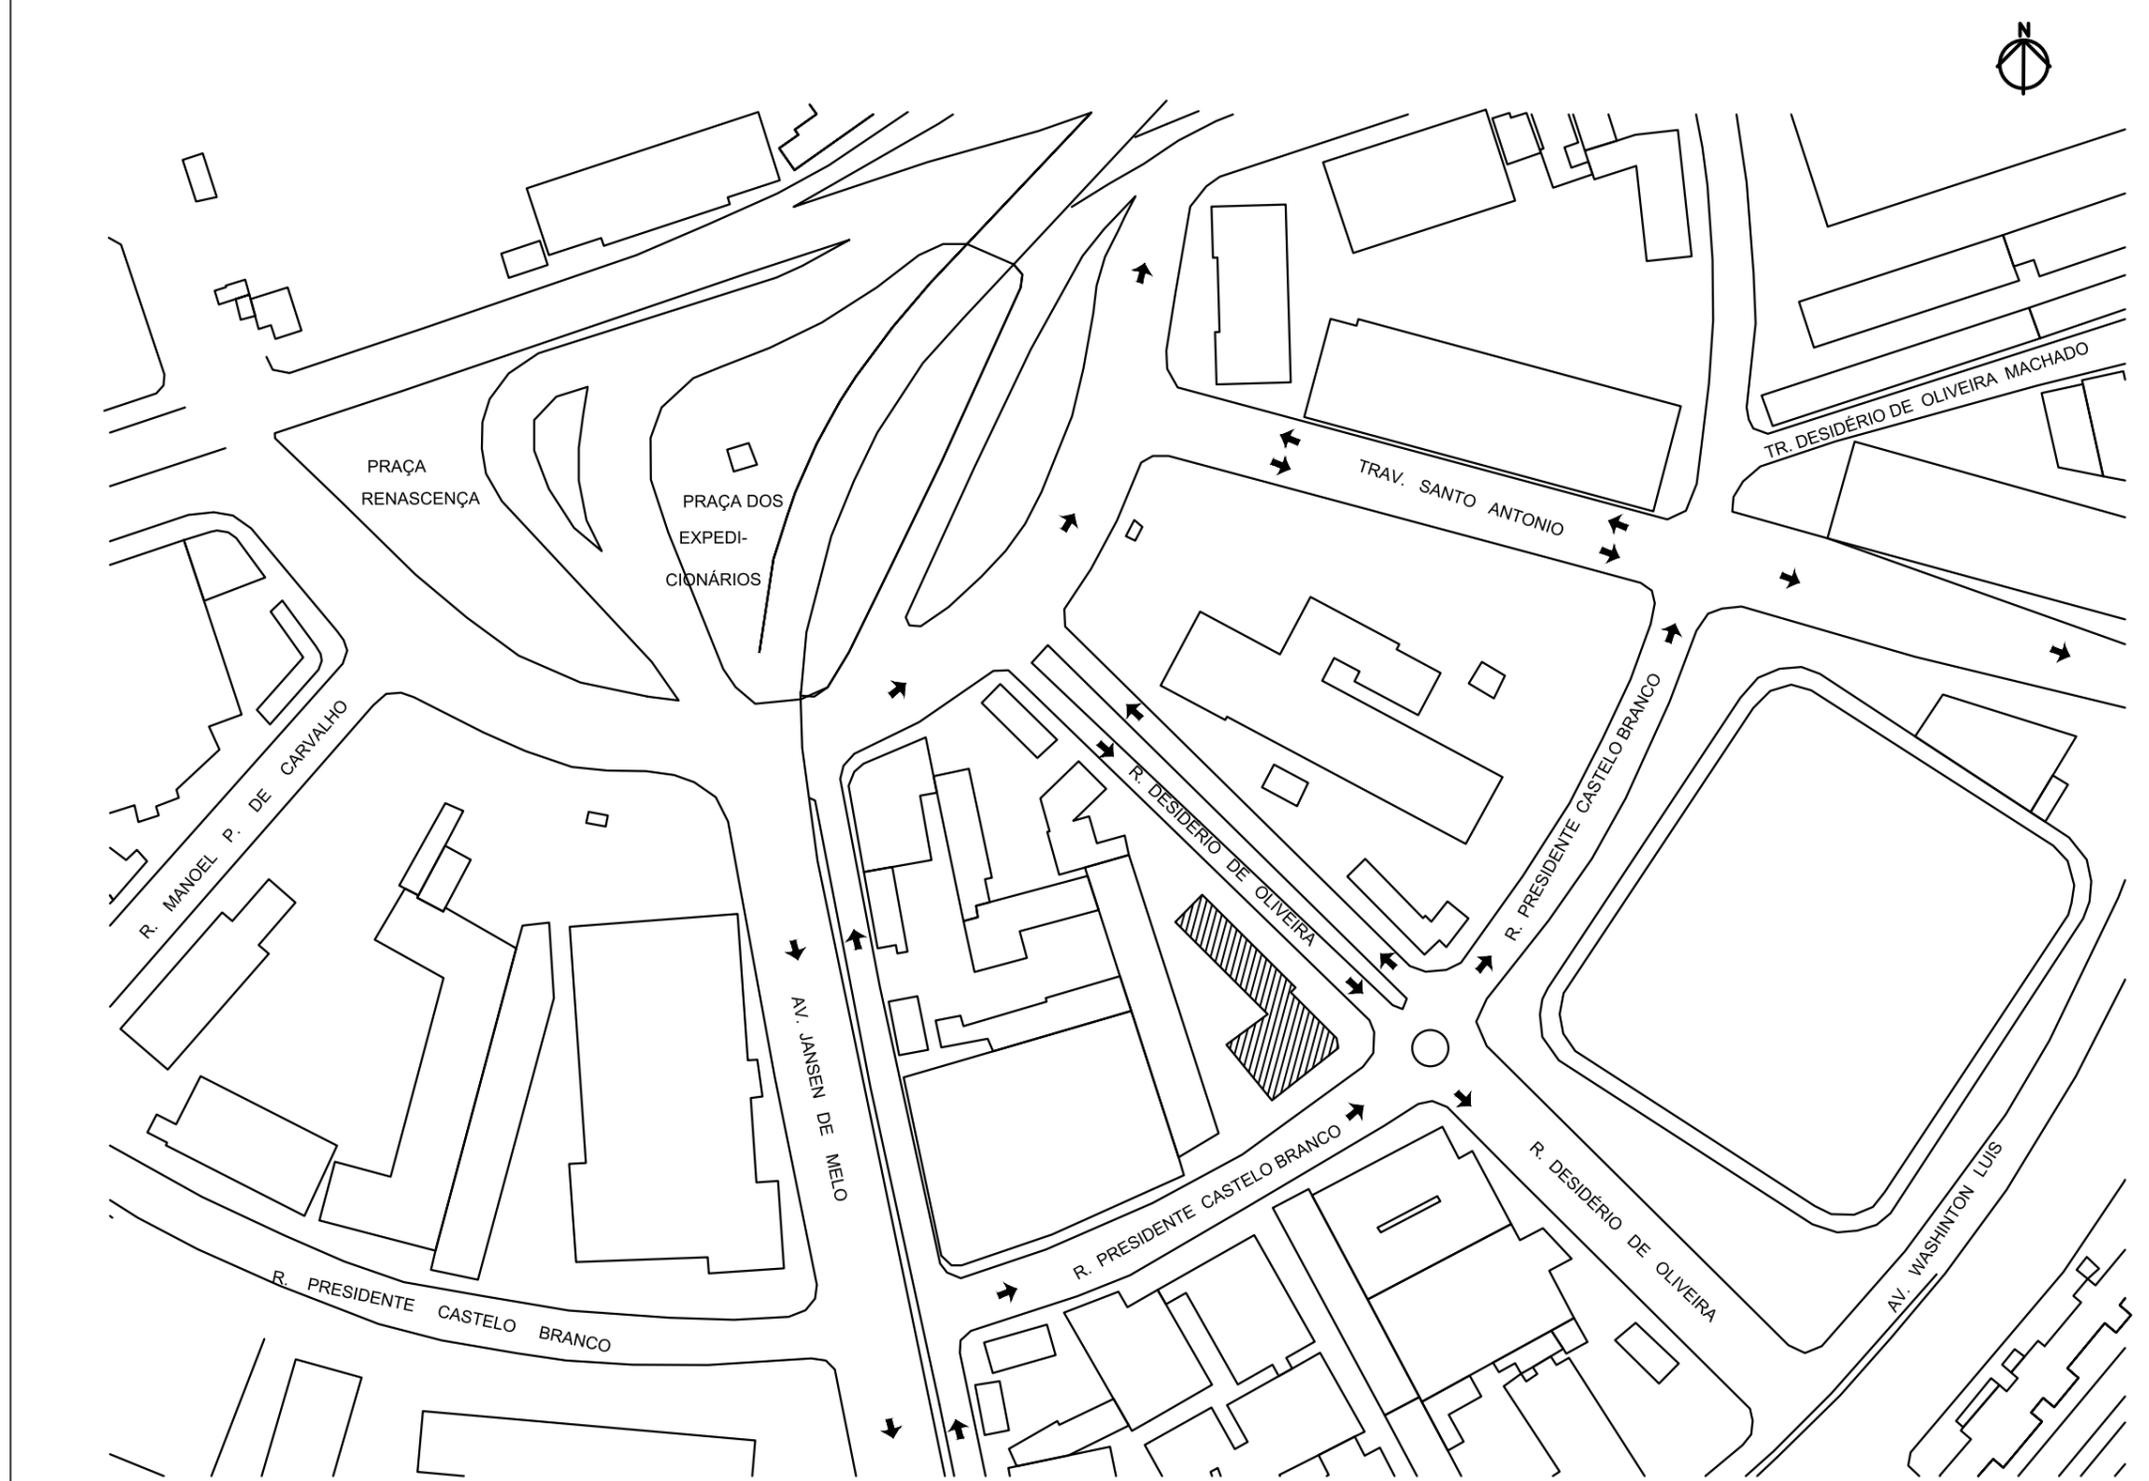


OBSERVAÇÕES:

CLIENTE:  
**DELEGACIA DE HOMICÍDIOS DE NITERÓI E SÃO GONÇALO**  
 COODENADOR DO PROJETO:  
 RESPONSÁVEL TÉCNICO:

ASSUNTO DA PRANCHA:  
**PLANTA DE SITUAÇÃO**  
 Instalação das novas unidades da DRE, DRFA E DRFC  
 Rua Desidério de Oliveira, 33  
 Niterói - RJ

PRANCHA:  
**E1** DE **XX**  
 ATUAL TOTAL



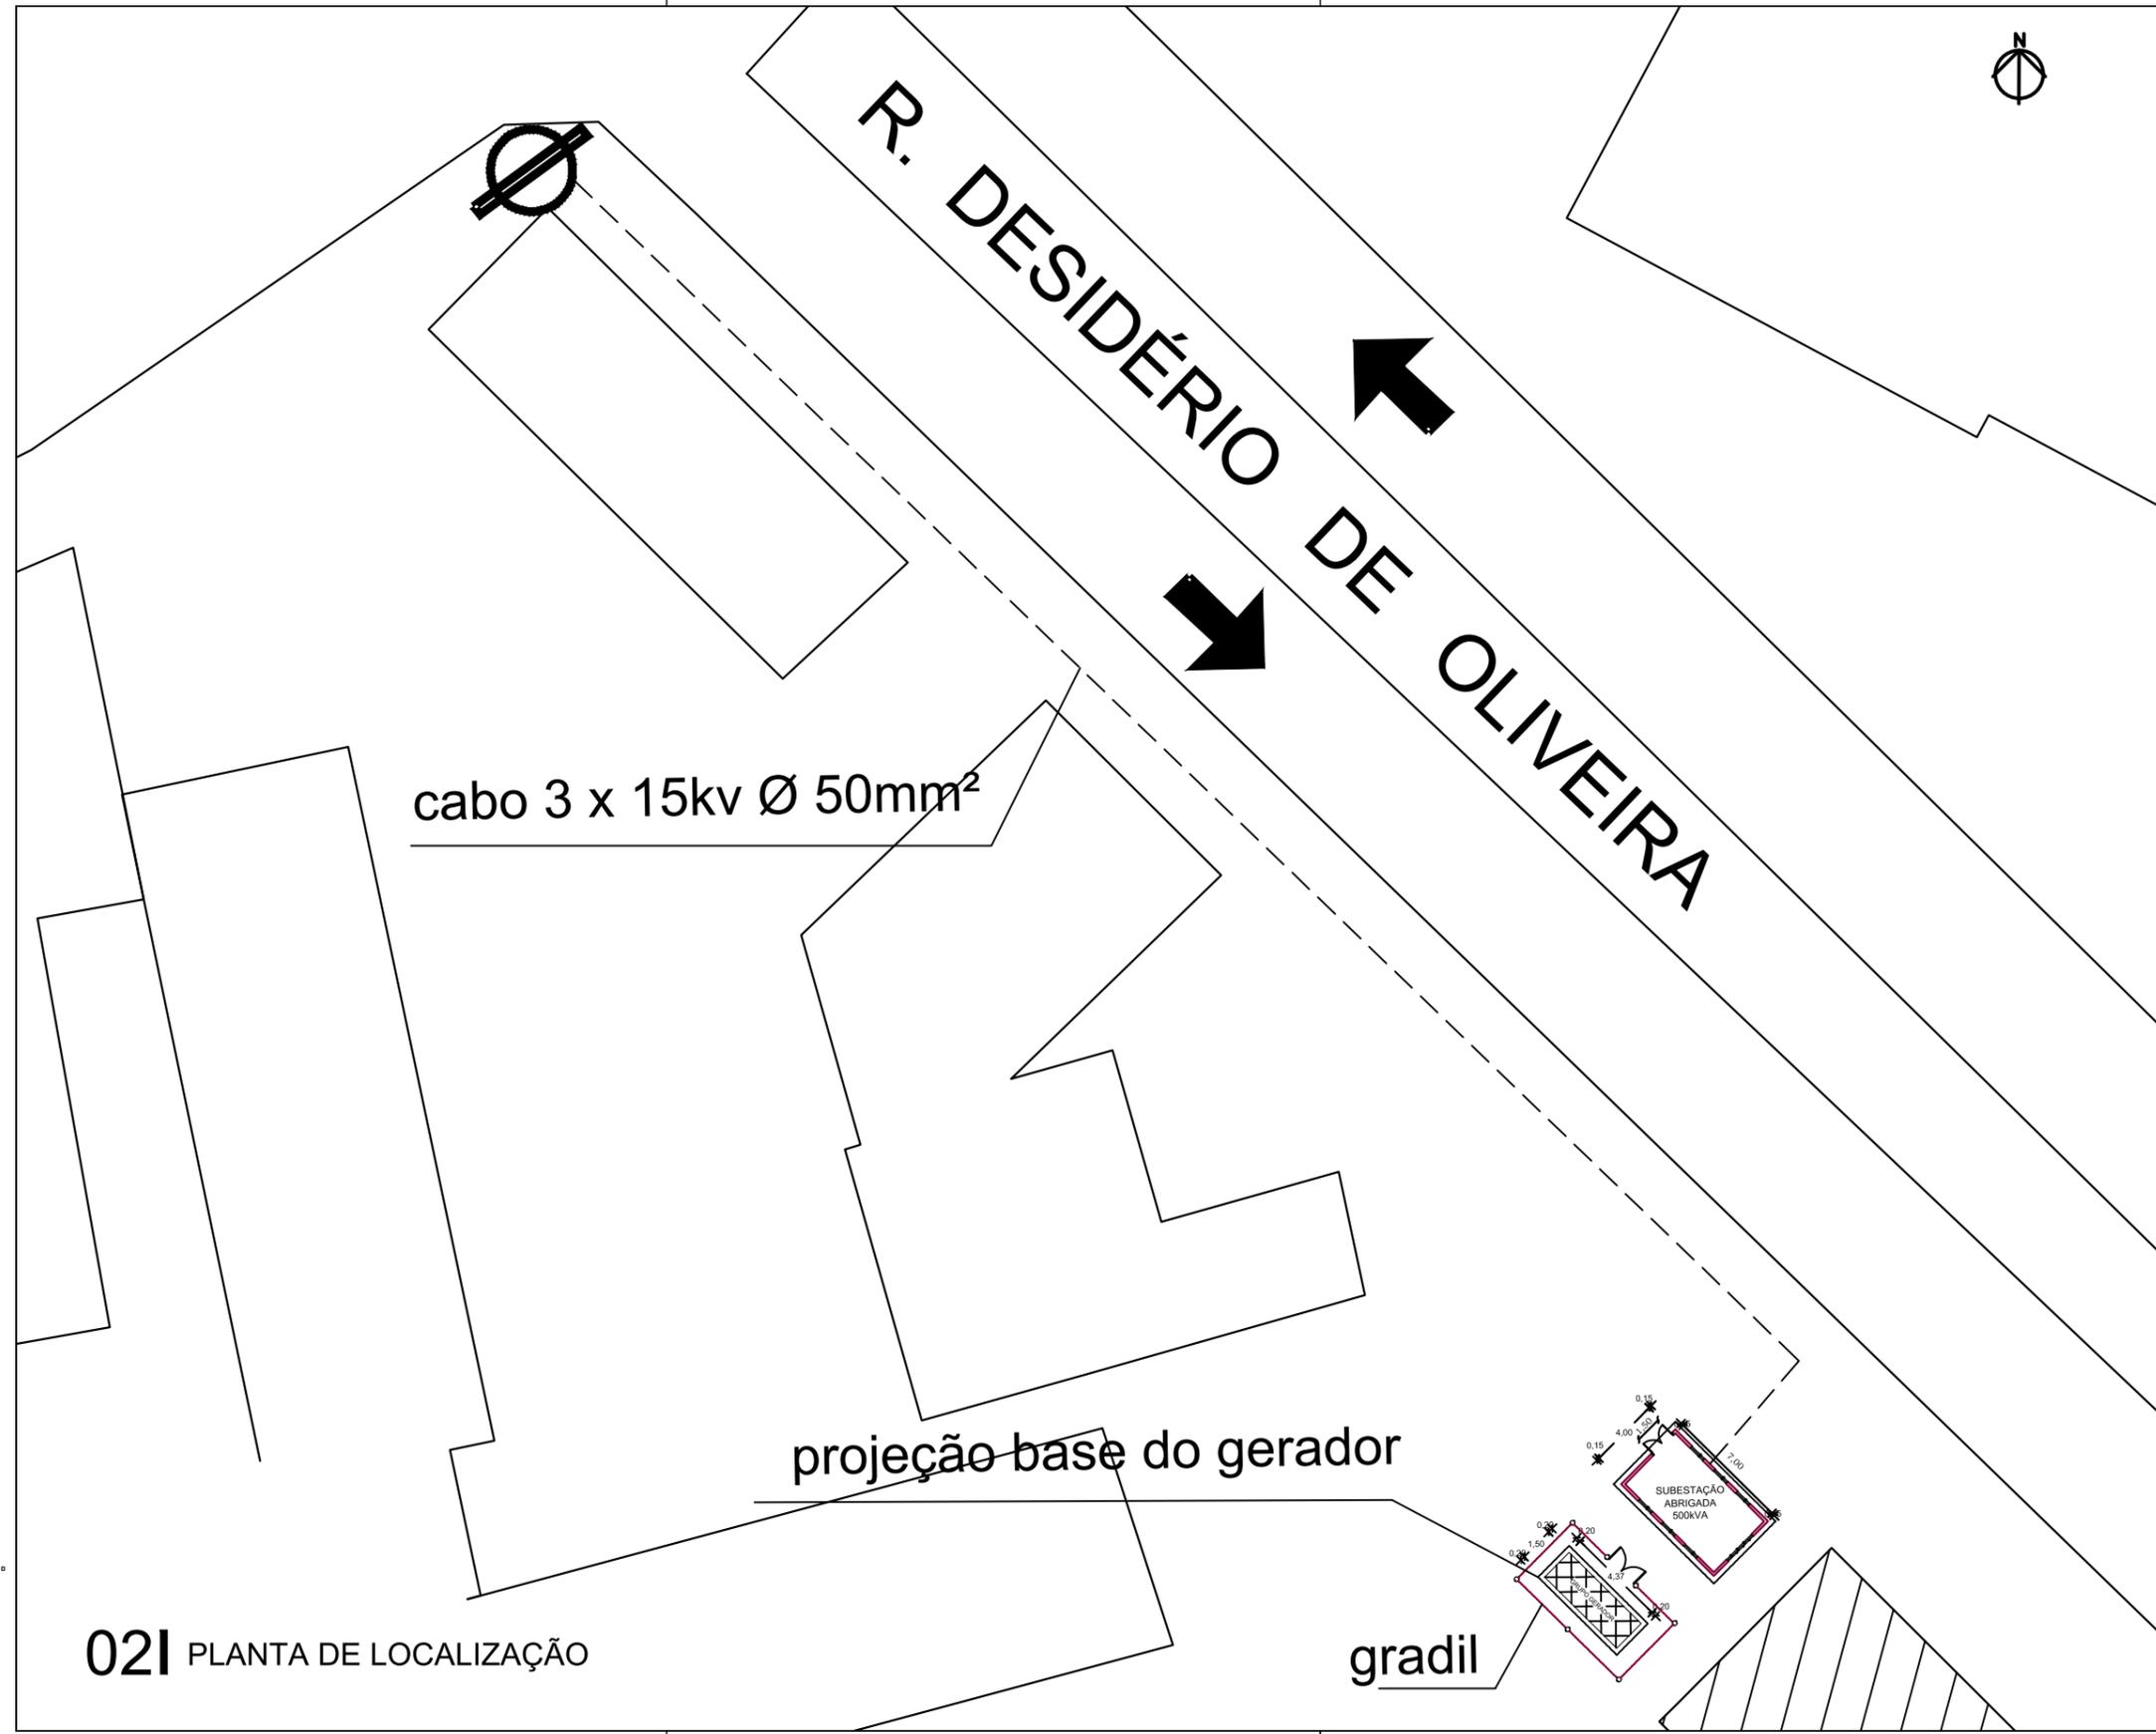

021 PLANTA DE LOCALIZAÇÃO

cabo 3 x 15kv Ø 50mm<sup>2</sup>

projeção base do gerador

gradil

SUBESTAÇÃO ABRIGADA 500kVA

OBSERVAÇÕES:



PRANCHA:  
**E1** DE **XX**  
ATUAL TOTAL


ASSUNTO DA PRANCHA:  
PLANTA DE LOCALIZAÇÃO  
Instalação das novas unidades da  
DRE, DRFA E DRFC  
Rua Desidério de Oliveira, 33  
Niterói - RJ

DATA: Setembro/2025	ESCALA: S/ ESCALA	REVISÃO: 00 NO DIA 09/2025
------------------------	----------------------	----------------------------------

CLIENTE:  
DELEGACIA DE HOMICÍDIOS  
DE NITERÓI E SÃO GONÇALO

COORDENADOR DO PROJETO:


RESPONSÁVEL TÉCNICO:

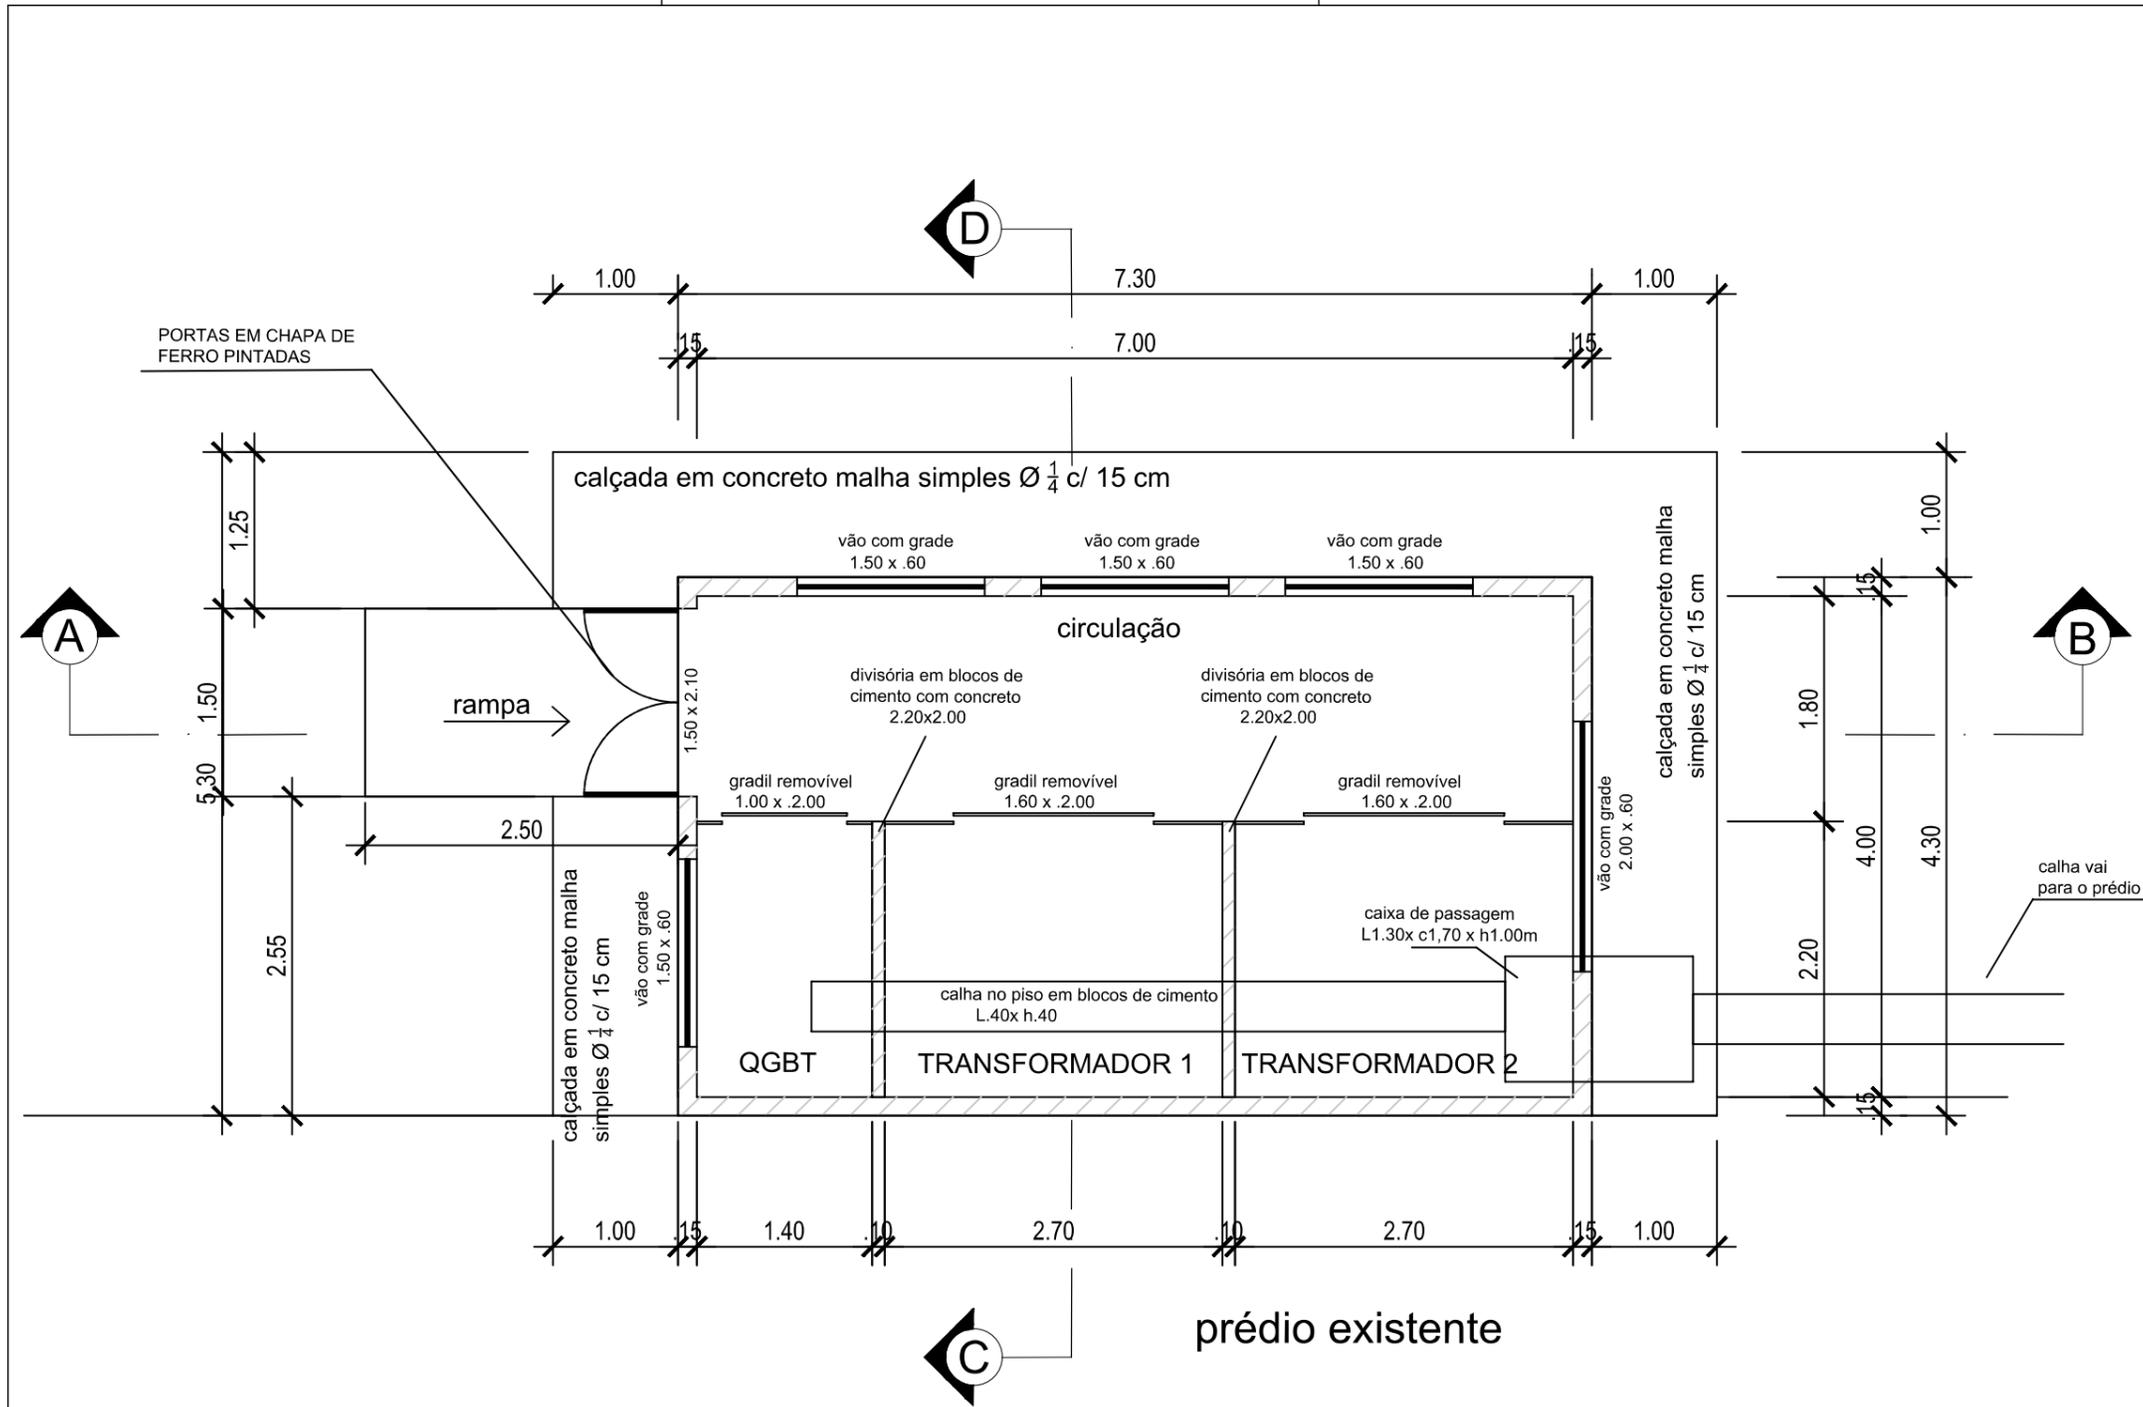


OBS: PAREDES EM TIJOLOS DE CONCRETO COM 9X19X39 = 1.450 un.

**1** *Planta Baixa - SUBESTAÇÃO - Execução*  
Escala: 1/50

**2** CORTE A-B  
Escala: 1/50

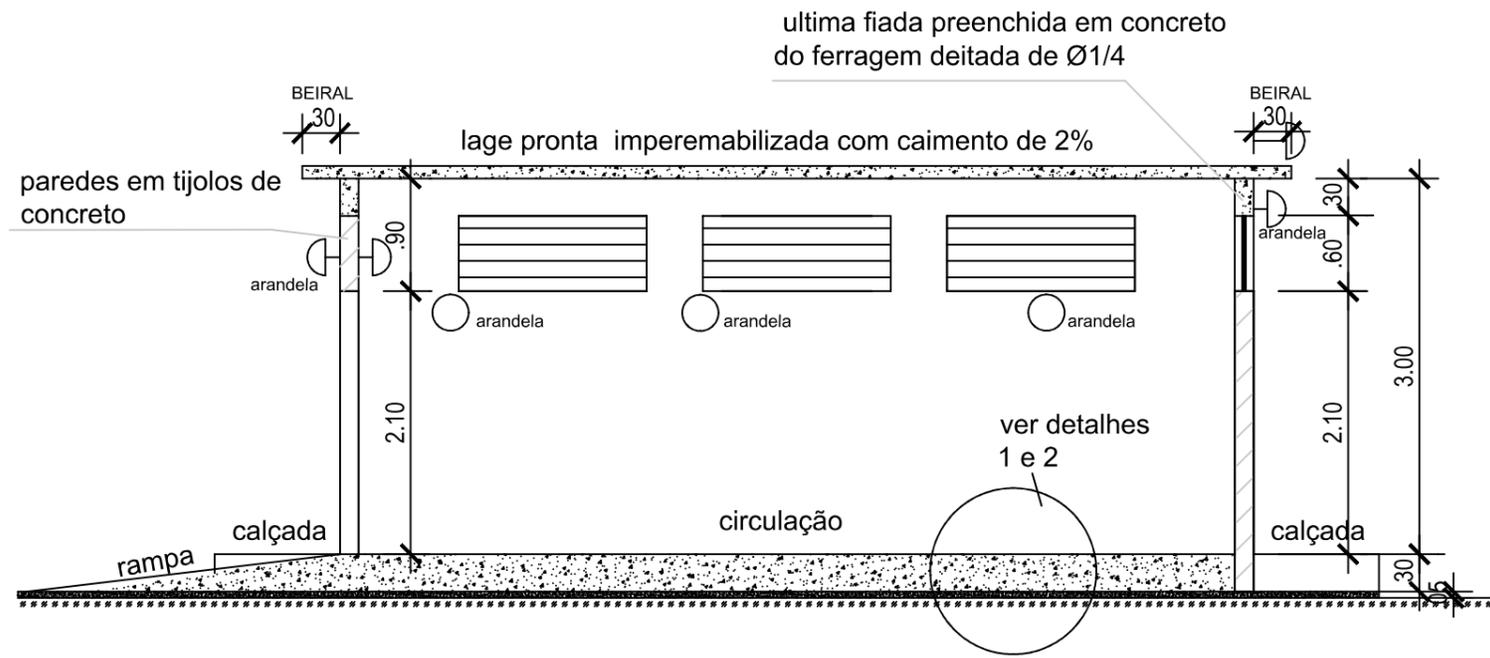

**3** CORTE C-D  
Escala: 1/50

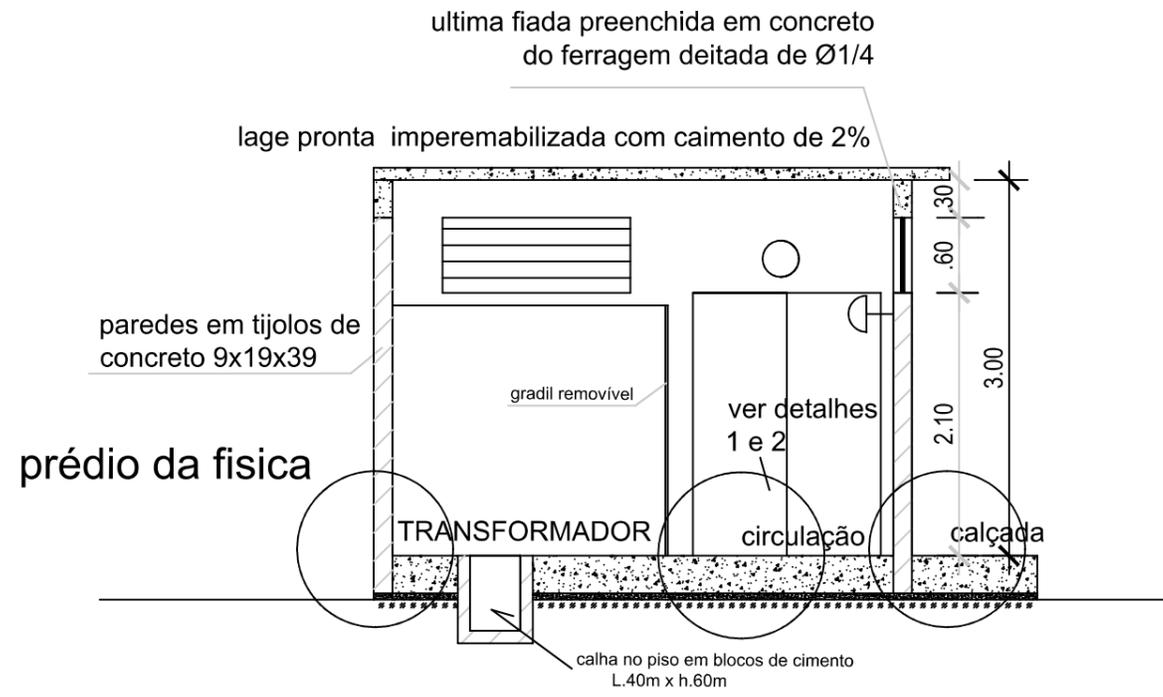

OBSERVAÇÕES:

CLIENTE:  
SEPOL

ENDEREÇO:  
R. Desidério de Oliveira, 33  
Niterói - RJ

CODENADOR DO PROJETO:

RESPONSÁVEL TÉCNICO:

ASSUNTO DA PRANCHA:  
CORTE C-D  
SUBESTAÇÃO ABRIGADA  
Instalação das novas unidades da DRE, DRFA E DRFC



DATA:  
Setembro/2025

ESCALA:  
INDICADA

REVISÃO:  
00 NO DIA  
09/2025

PRANCHA:  
**S3** ATUAL DE **S6** TOTAL


**4** DETALHE 1  
Escala: 1/50

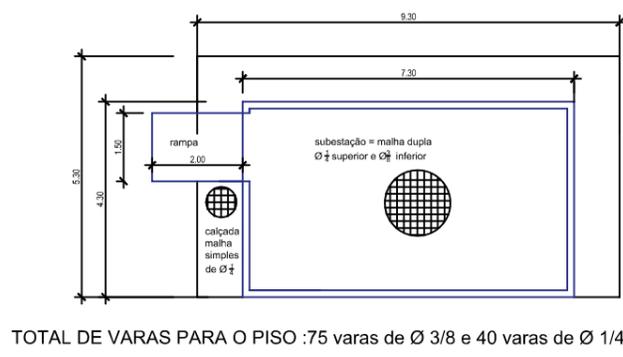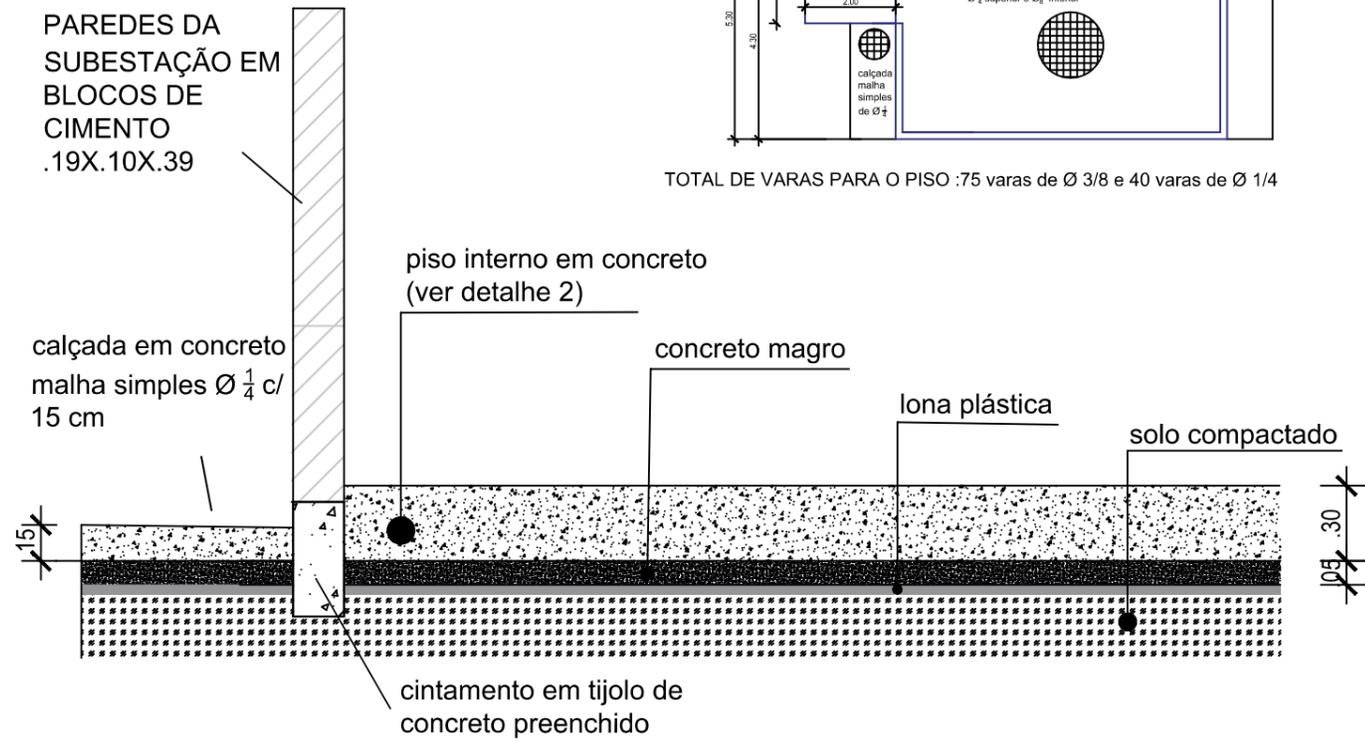

TOTAL DE VARAS PARA O PISO :75 varas de Ø 3/8 e 40 varas de Ø 1/4

 <b>PREFEITURA DE Niterói</b> INFRAESTRUTURA E OBRAS DE NITERÓI		PRANCHA:	
		<b>S4</b> DE <b>S6</b> ATUAL DE TOTAL	
OBSERVAÇÕES:	ASSUNTO DA PRANCHA: <b>DETALHE 1</b> <b>SUBESTAÇÃO ABRIGADA</b> Instalação das novas unidades da DRE, DRFA E DRFC	DATA: Setembro/2025	REVISÃO: 00 NO DIA 09/2025
	CLIENTE: <b>SEPOL</b> ENDEREÇO: <b>R. Desidério de Oliveira,33</b> <b>Niterói - RJ</b> CODENADOR DO PROJETO:	RESPONSÁVEL TÉCNICO:	ESCALA: INDICADA

**5** Detalhe 2 - Estrutura do Piso Interno  
Escala: 1/75

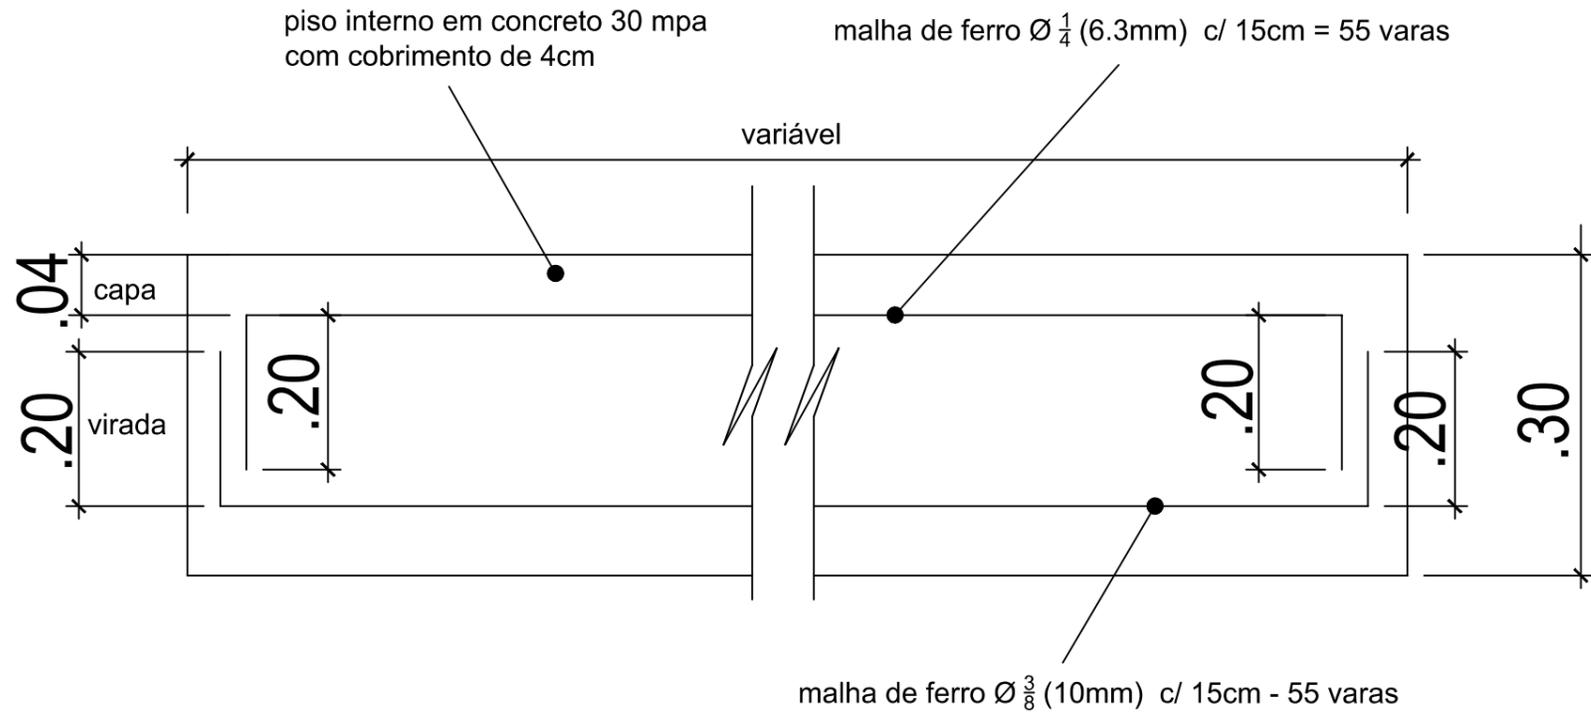

OBSERVAÇÕES:

CLIENTE:  
SEPOL  
ENDEREÇO:  
R. Desidério de Oliveira, 33  
Niterói - RJ  
COORDENADOR DO PROJETO:  
RESPONSÁVEL TÉCNICO:

ASSUNTO DA PRANCHA:  
Detalhe 2 - Estrutura do Piso Interno  
SUBESTAÇÃO ABRIGADA  
Instalação das novas unidades da DRE, DRFA E DRFC


DATA:  
Setembro/2025

ESCALA:  
INDICADA

REVISÃO:  
00 NO DIA  
09/2025

PRANCHA:  
**S5** DE **S6**  
ATUAL TOTAL

**6** Planta Baixa - Posição das luminárias  
Escala: 1/50

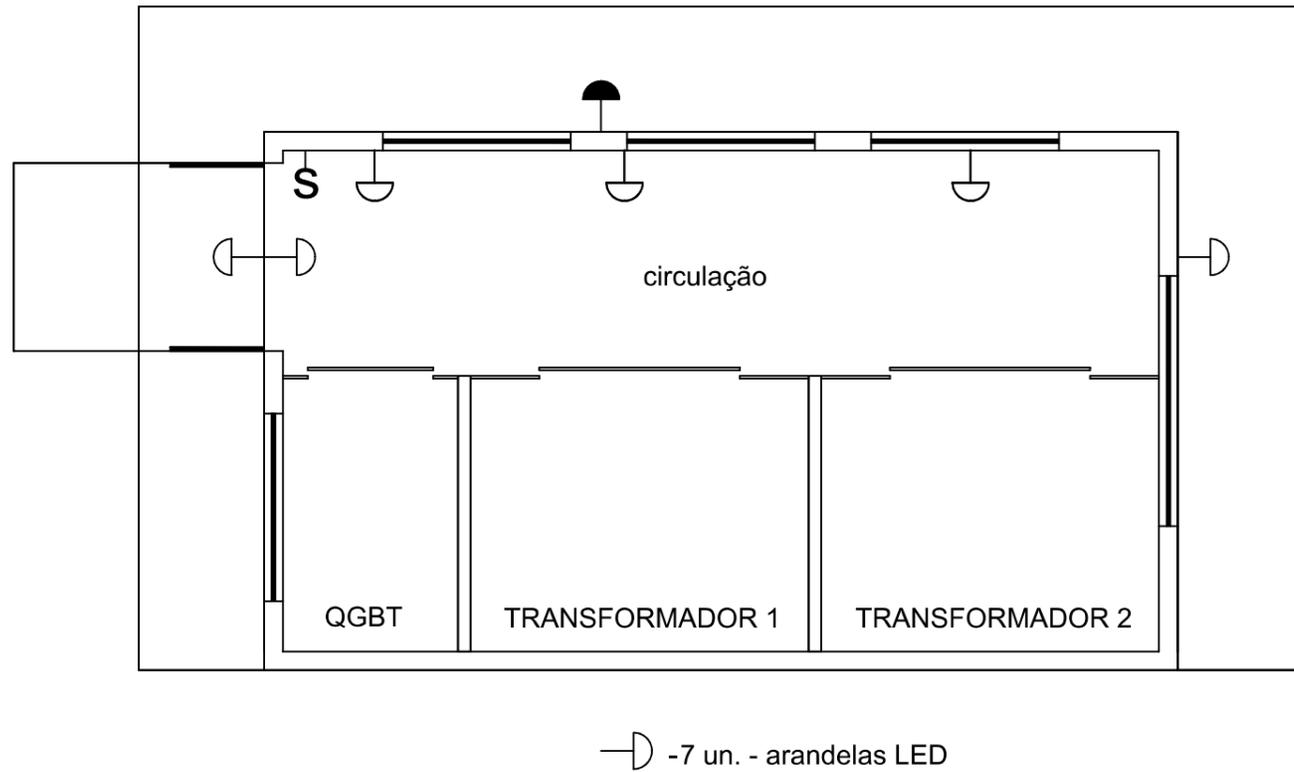

OBSERVAÇÕES:

CLIENTE:  
SEPOL  
ENDRECO:  
R. Desidério de Oliveira, 33  
Niterói - RJ  
COORDENADOR DO PROJETO:  
RESPONSÁVEL TÉCNICO:

ASSUNTO DA PRANCHA:  
Planta Baixa - Posição das  
luminárias  
SUBESTAÇÃO ABRIGADA  
Instalação das novas unidades  
da DRE, DRFA E DRFC


DATA:  
Setembro/2025

ESCALA:  
INDICADA

REVISÃO:  
00 NO DIA  
09/2025


PRANCHA:  
**S6** DE **S6**  
ATUAL TOTAL

**1** *Planta Baixa - Gerador*  
Escala: 1/50

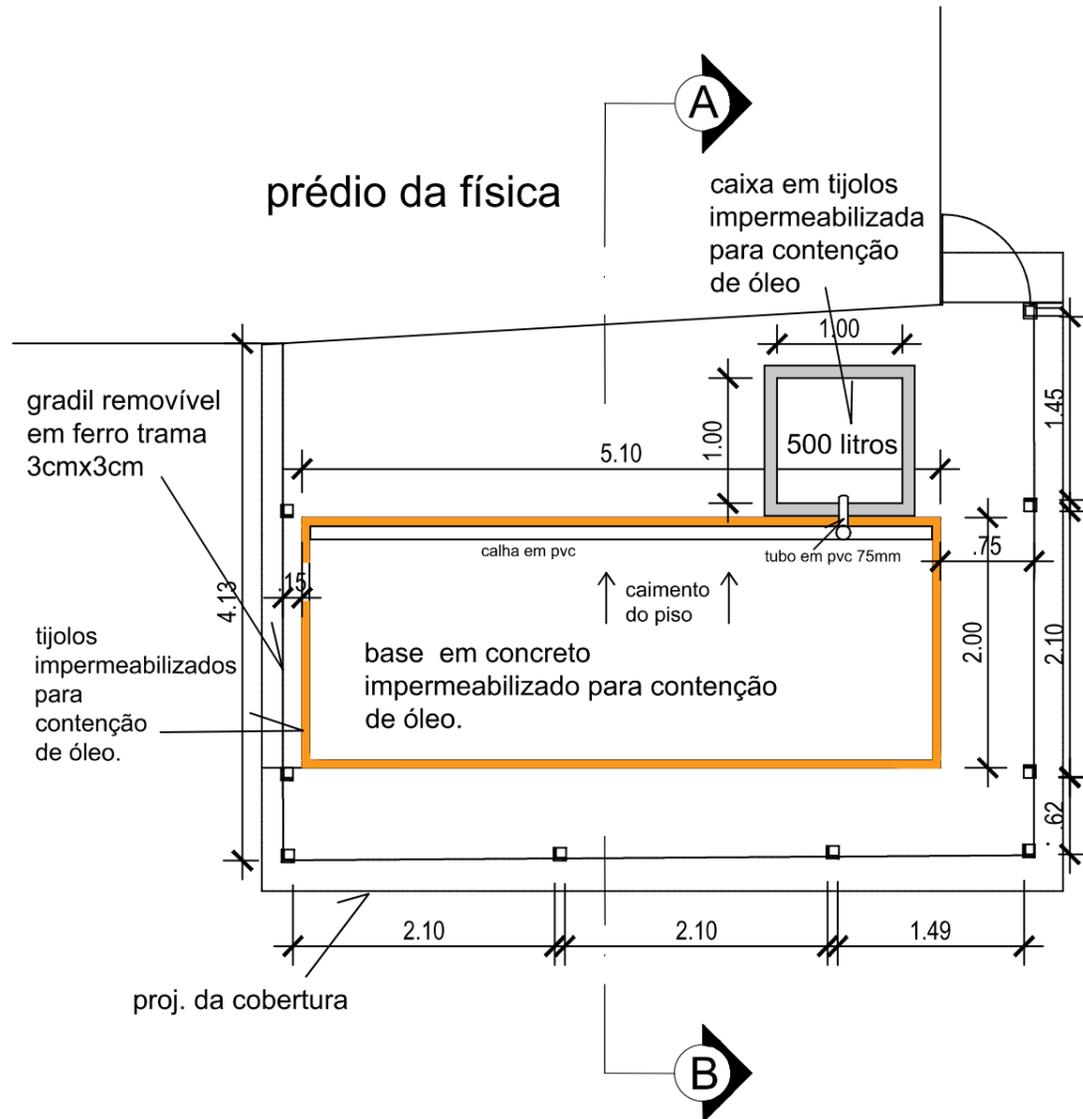

		PRANCHA:	
		<b>G1</b> DE <b>G3</b> <small>ATUAL TOTAL</small>	
OBSERVAÇÕES:	ASSUNTO DA PRANCHA:		REVISÃO:
	Planta Baixa - Gerador GRUPO GERADOR Instalação das novas unidades da DRE, DRFA E DRFC		00 NO DIA 09/2025
CLIENTE:	ENDEREÇO:	COORDENADOR DO PROJETO:	ESCALA:
SEPOL	R. Desidério de Oliveira, 33 Niterói - RJ		INDICADA
			DATA:
			Setembro/2025
			RESPONSÁVEL TÉCNICO:

**2** Corte A-B  
Escala: 1/50

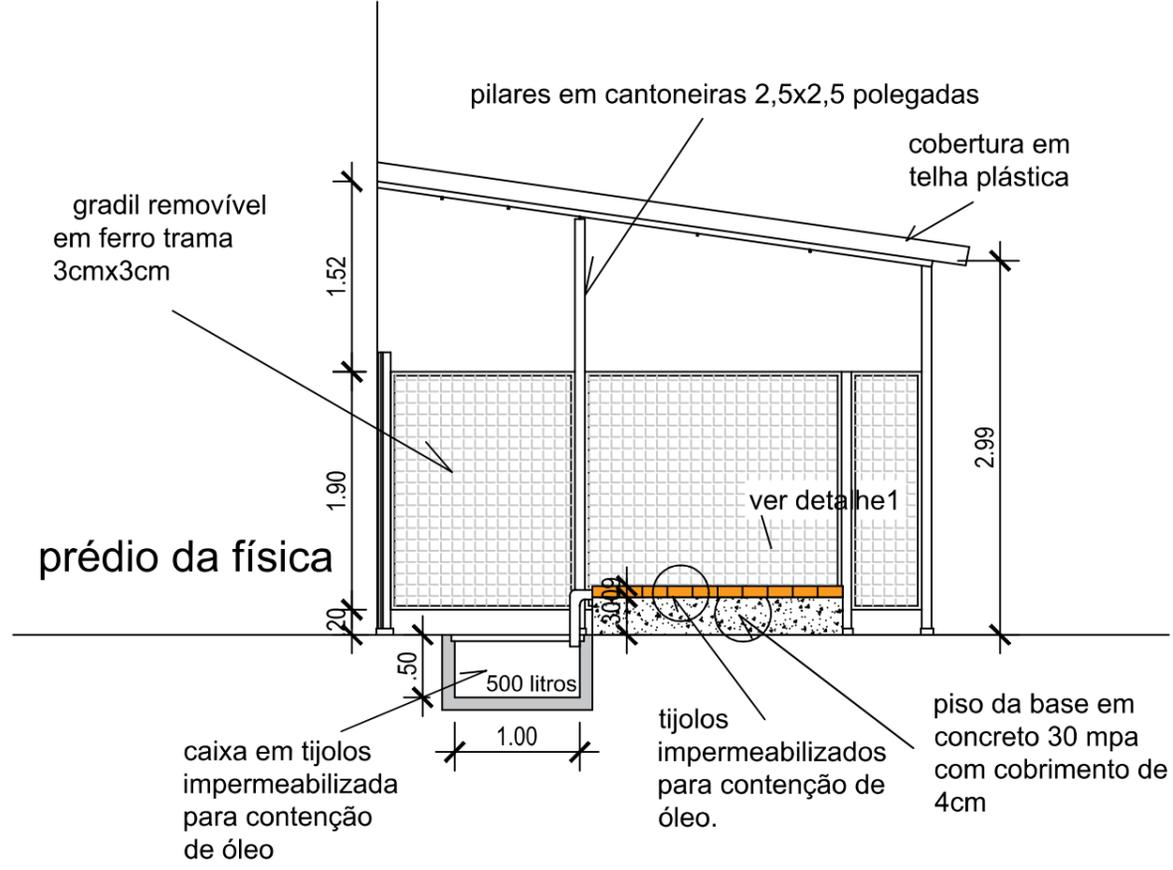

OBSERVAÇÕES:

CLIENTE:  
SEPOL  
ENDEREÇO:  
R. Desidério de Oliveira,33  
Niterói - RJ  
COORDENADOR DO PROJETO:

RESPONSÁVEL TÉCNICO:

ASSUNTO DA PRANCHA:

Corte A-B  
GRUPO GERADOR  
Instalação das novas unidades  
da DRE, DRFA E DRFC

DATA:  
Setembro/2025

ESCALA:  
INDICADA


REVISÃO:  
00 NO DIA  
09/2025

PRANCHA:

**G2** DE **G3**  
ATUAL TOTAL



**3** *Detalhe 1 - Estrutura do Piso da Base*  
Escala: 1/75

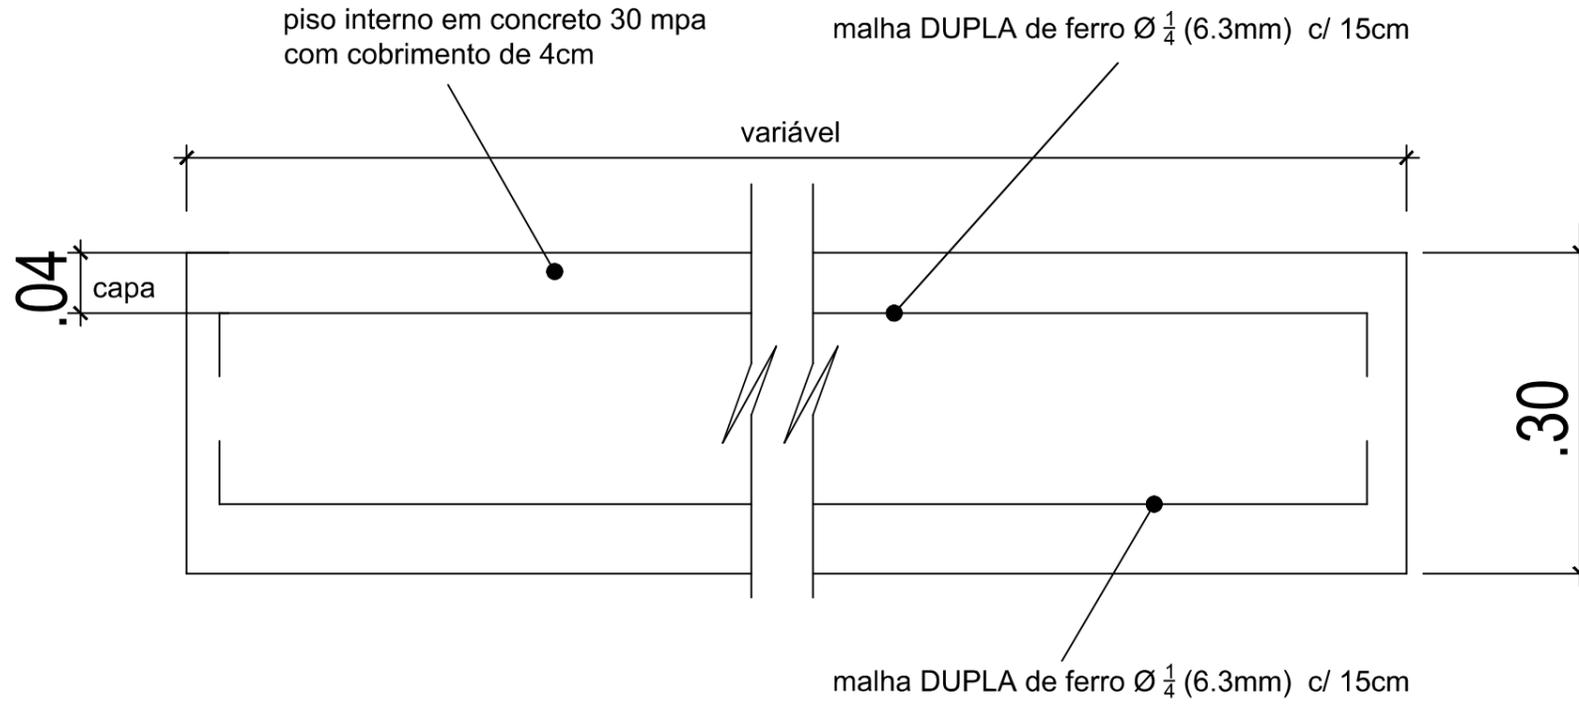

OBSERVAÇÕES:

CLIENTE:  
SEPOL  
R. Desidério de Oliveira, 33  
Niterói - RJ  
COORDENADOR DO PROJETO:

RESPONSÁVEL TÉCNICO:

ASSUNTO DA PRANCHA:  
Detalhe 1 - Estrutura do Piso da Base  
GRUPO GERADOR  
Instalação das novas unidades da DRE, DRFA E DRFC

DATA:  
Setembro/2025

ESCALA:  
INDICADA

REVISÃO:  
00 NO DIA  
09/2025

PRANCHA:  
**G3** DE **G3**  
ATUAL TOTAL

Assinado eletronicamente por:

\* Fernando de Abreu Ciambarella (\*\*\*.815.837-\*\*) em 21/10/2025 14:01:41 com assinatura simples

Este documento é cópia do original assinado eletronicamente.

Para obter o original utilize o código QR abaixo ou acesse o endereço:

<https://eciga.niteroi.rj.gov.br/#/documento/52f6e42b-1948-4dad-b361-3a915ab47d70>

